



R:\2016\16-0573\06\10_Projektstadien\Planen\01_BA-Erstellung.dwg
 297X590
 zuletzt gespeichert: 18.04.2018 09:25:31 @VDM:tsch... zuletzt gezeichnet: 18.04.2018 09:25:38
 ELBAS_Farbe.ctb

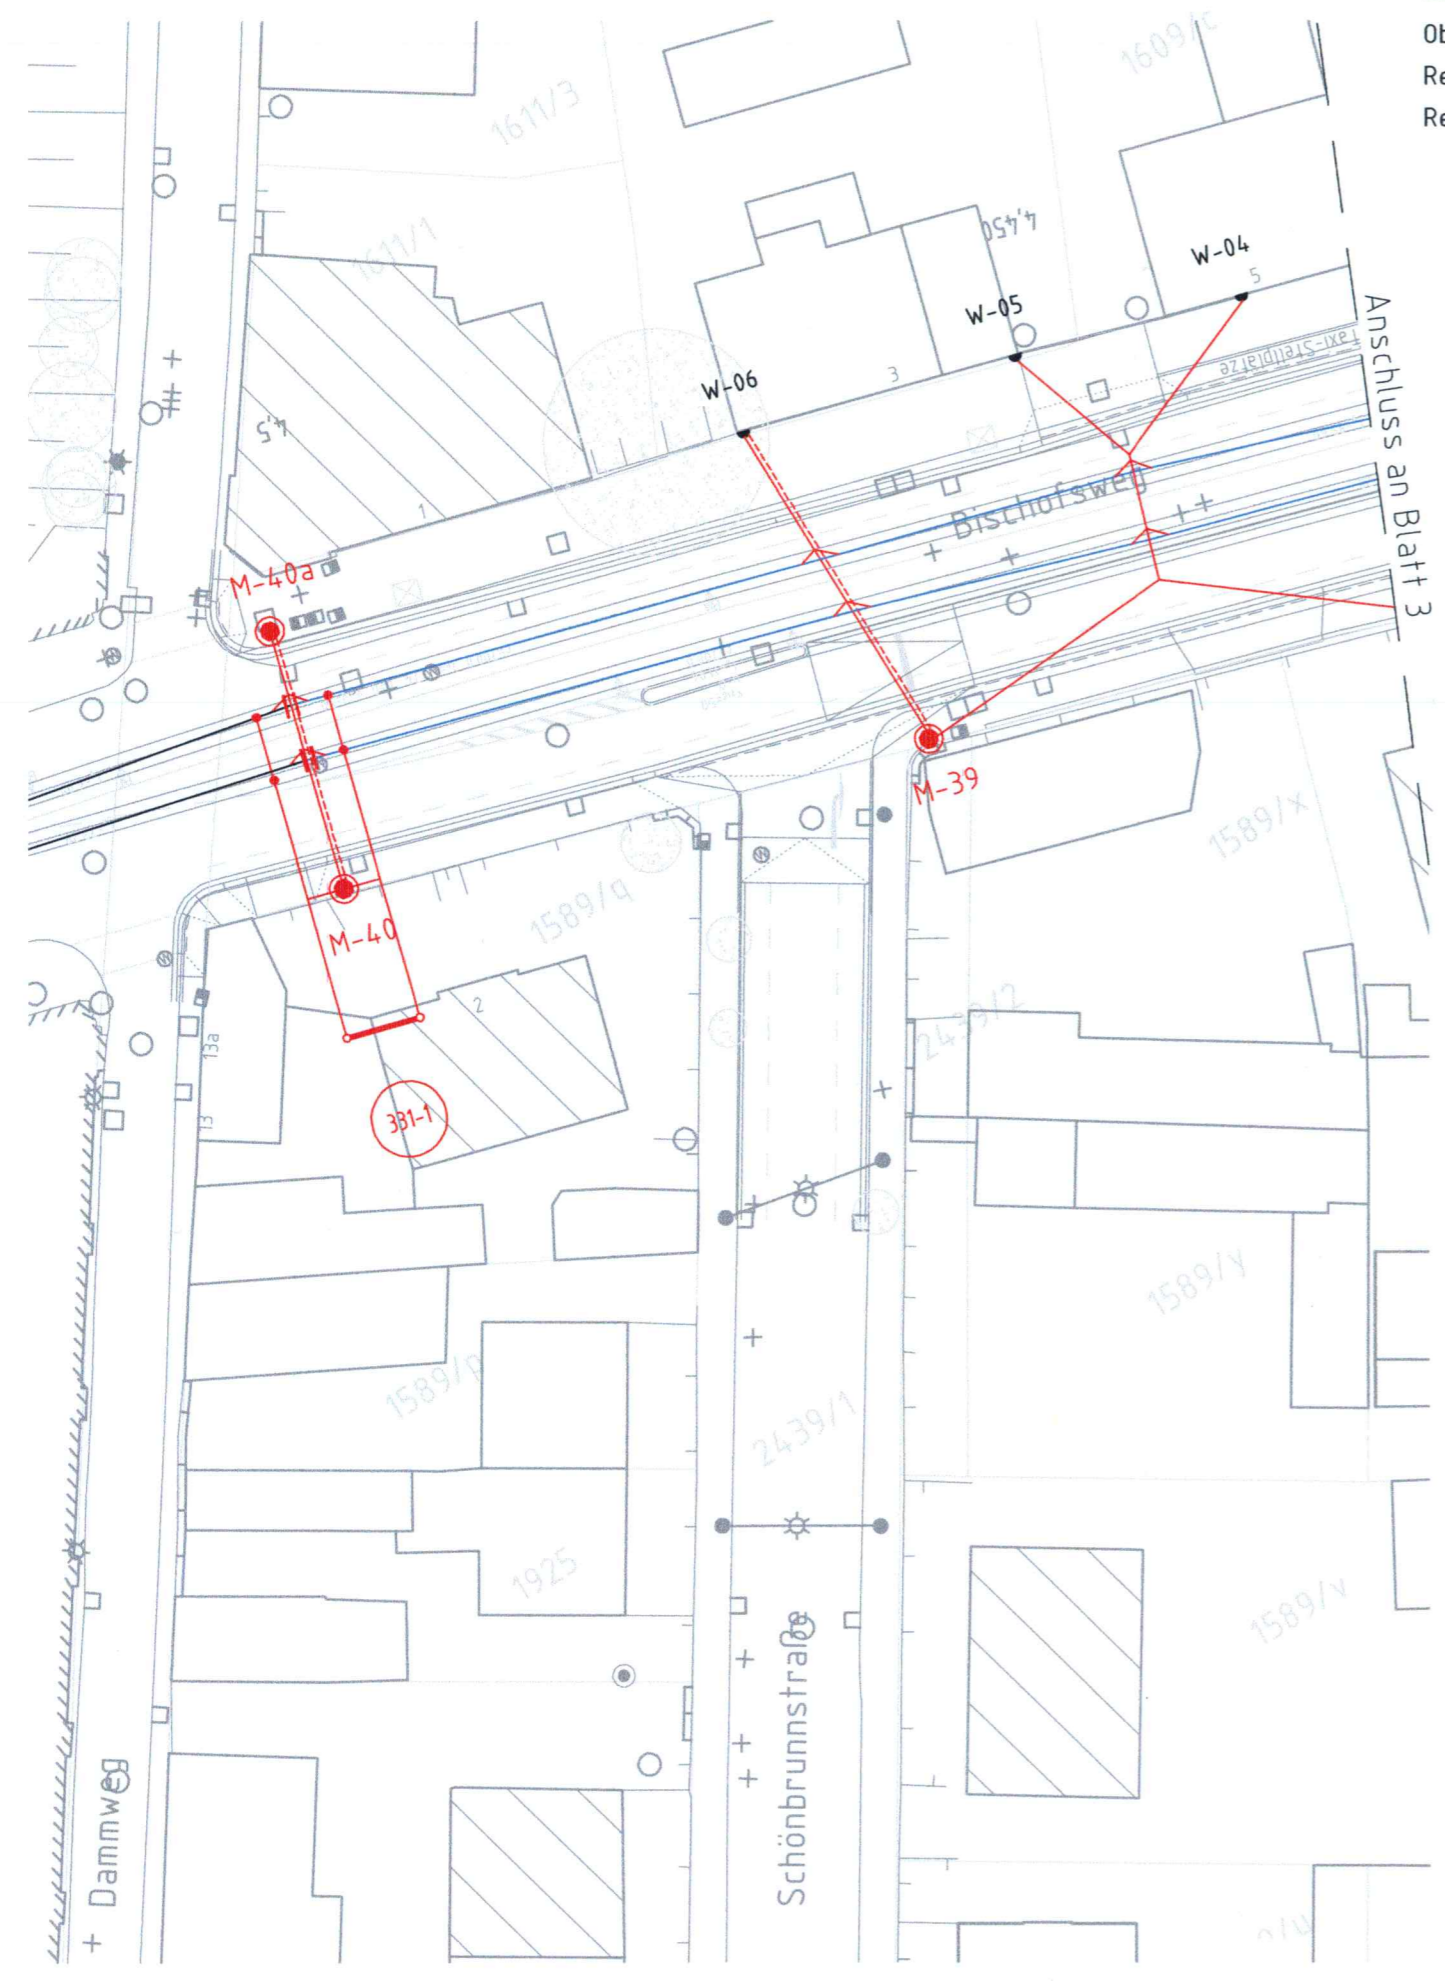

Bauart

Oberleitungsbauart: Standardfahrleitung nach DVB Vorgaben
 Regel-Fahrdrahthöhe: 5,50 m
 Regel-Systemhöhe: 1,40 m

Legende OLA

- = Bestand
- = **Neubau**
- = **Rückbau**
-  = Federnachspannung



| | | | | |
|--|--|-----------|-----------|-----------|
|  Dresden, März 2018 Ort, Datum, Unterschrift | Signon Deutschland GmbH Berliner Straße 7 01067 Dresden Tel.: 0351 20589-0 Fax: 0351 20589-245 | | | |
| | bearbeitet | Czaplik | März 2018 | |
| | gezeichnet | Quietzsch | März 2018 | |
| | | geprüft | Melde | März 2018 |
| Projekt-Nr. P16-0573 | | | | |


| | | | | |
|---|---|-----------|-----------|--|
|  Dresden, März 2018 Ort, Datum, Unterschrift | Niederlassung Dresden 01097 Dresden Eberswalder Straße 1 Tel.: 0351 / 80 89 300 Fax: 0351 / 80 89 333 | | | |
| | bearbeitet | März 2018 | | |
| | gezeichnet | März 2018 | | |
| | | geprüft | März 2018 | |
| Projekt-Nr. 16659 | | | | |

| | | | |
|---|---|---|---|
|  | Landeshauptstadt Dresden Geschäftsbereich Stadtentwicklung, Bau und Verkehr Straßen- und Tiefbauamt Tel. 0351/4880 |  | Dresdner Verkehrsbetriebe AG Center Infrastruktur - Engineering - Tel. 0351/857-2136 |
|---|---|---|---|

| Nr. | Art der Änderung | Datum | Zeichen |
|-----|------------------|-------|---------|
| | | | |
| | | | |
| | | | |

FESTSTELLUNGSENTWURF

| | |
|---|---|
| Landeshauptstadt Dresden Geschäftsbereich Stadtentwicklung Straßen- und Tiefbauamt Bischofsweg / Bau-km 4+428 - 4+669 PROJIS-Nr.: | Unterlage / Blatt-Nr.: 16.3/5 von 6 Maßstab: 1:500 |
|---|---|
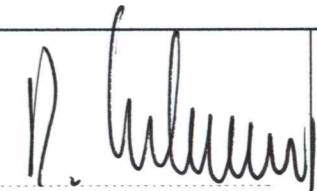
| | |
|---|--|
| <h3 style="margin: 0;">Königsbrücker Straße (Variante 8.7)</h3> <h4 style="margin: 0;">zwischen Albertplatz und Stauffenbergallee</h4> <h4 style="margin: 0;">Oberleitungslageplan</h4> | |
| aufgestellt: Straßen- und Tiefbauamt Dresden, den 31.05.2018 |  Prof. Reinhard Koettnitz Amtsleiter Straßen- und Tiefbauamt |